


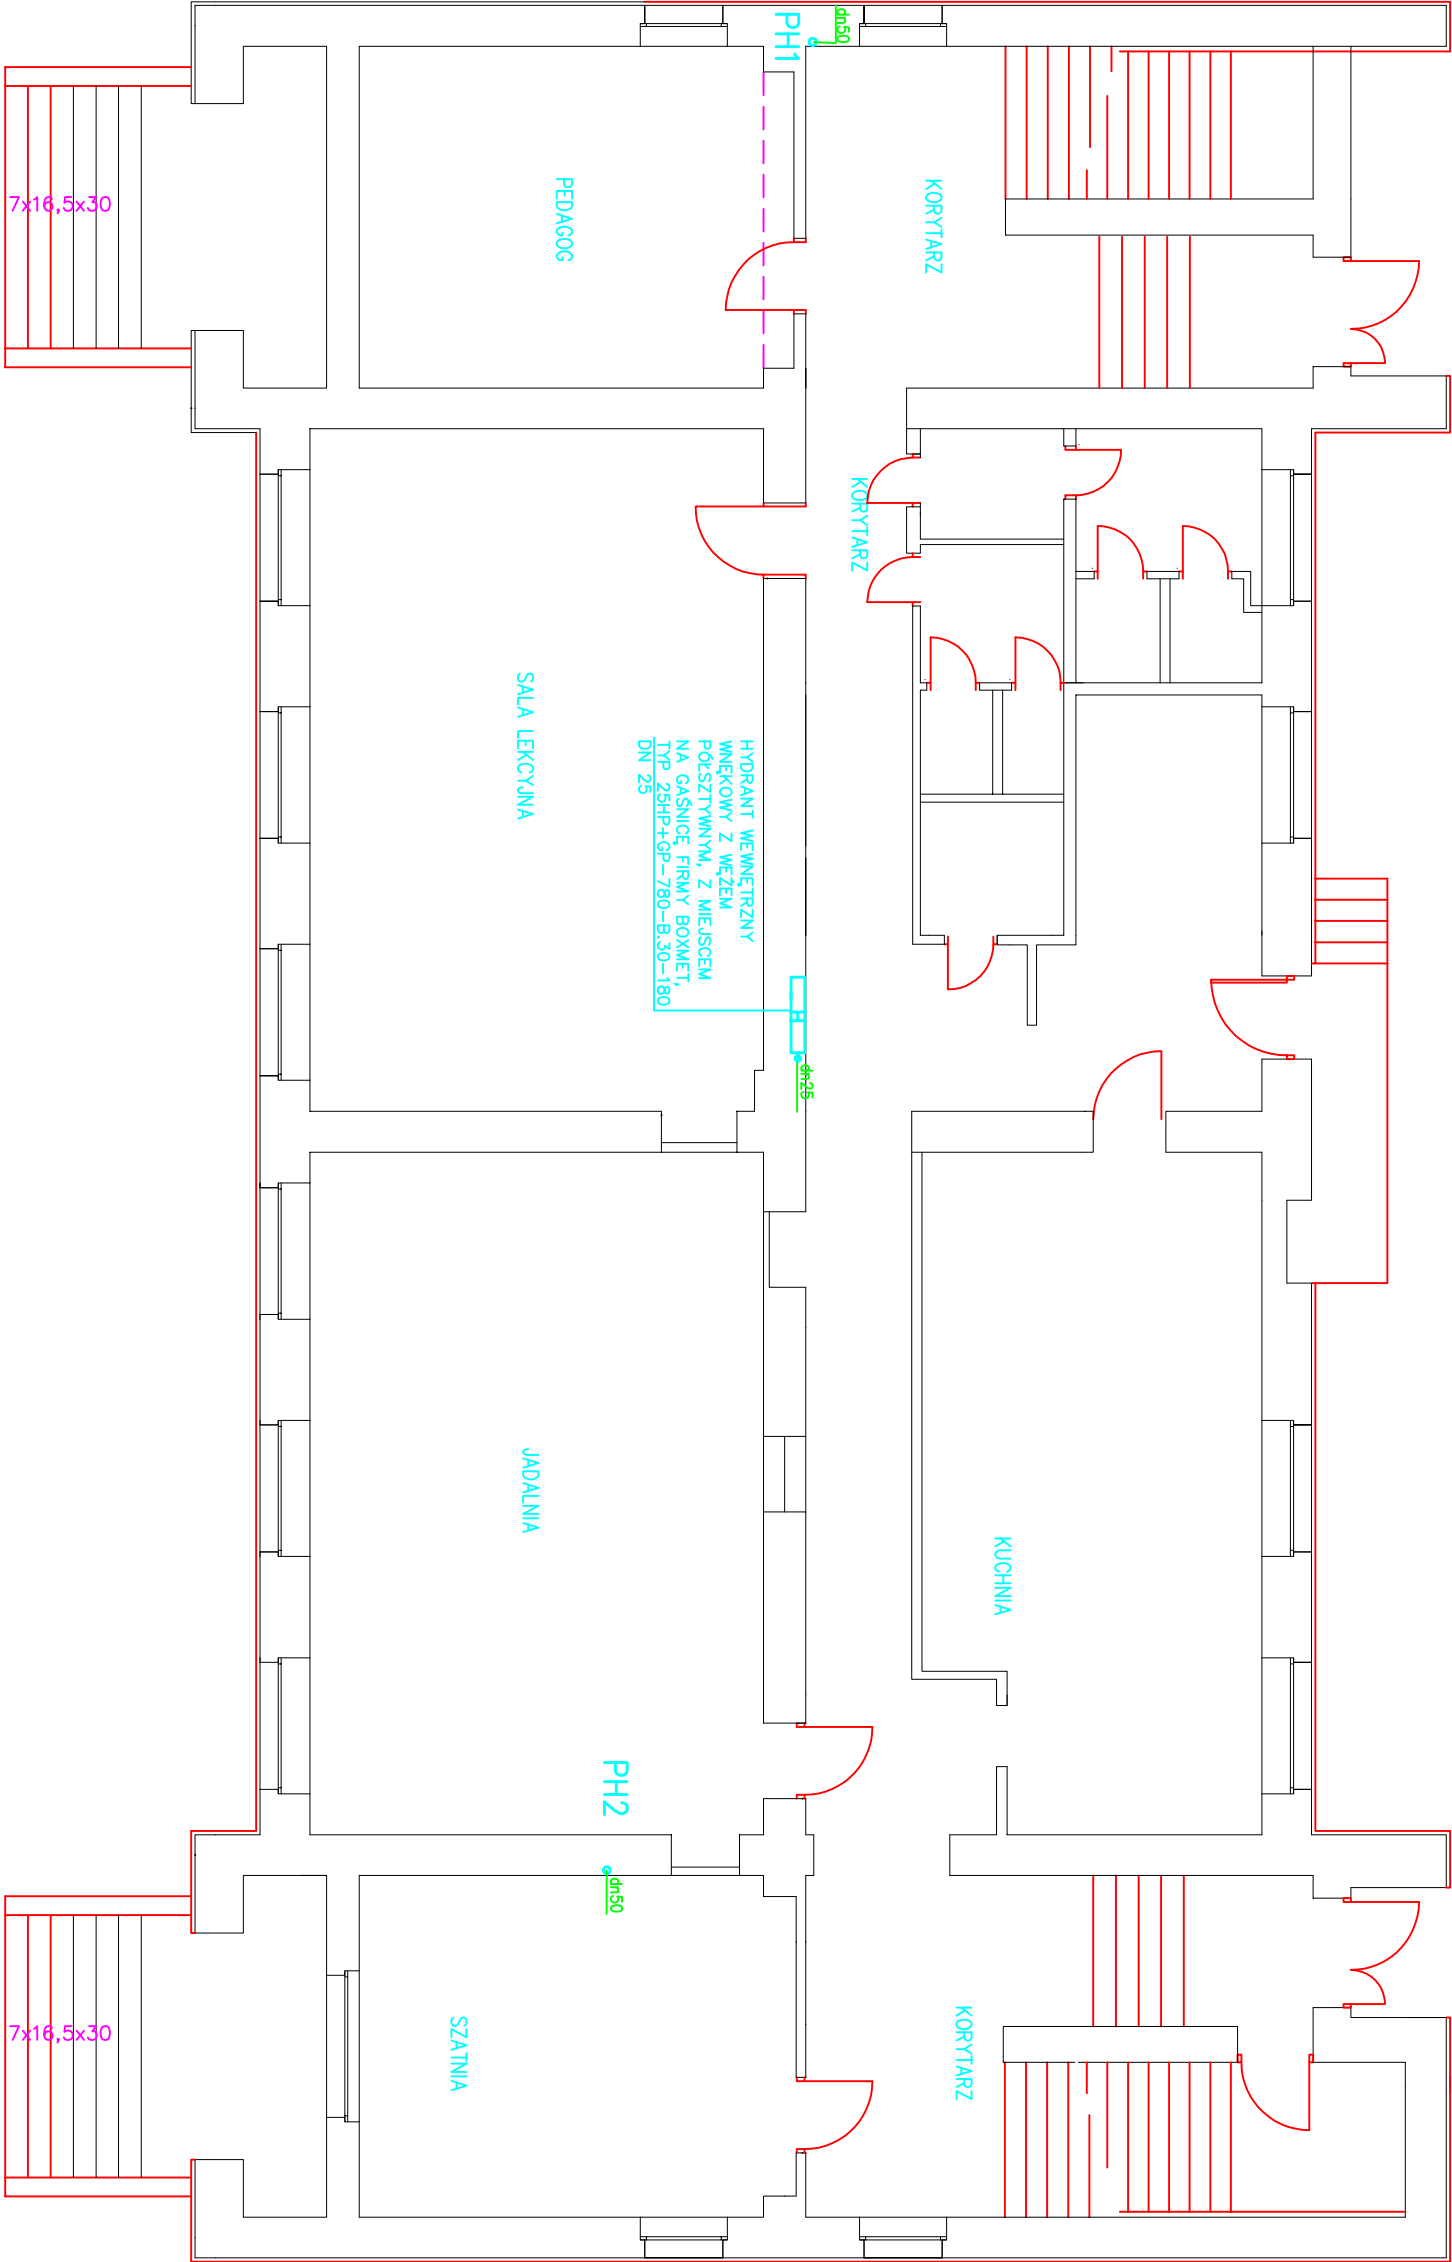

- UWAGA:**
- Przejęcia instalacji hydrantowej przez przeogrody budowlane (ściany, stropy) wykonać w rurze osłonowej
 - Instalację hydrantową prowadzić w brzdach za wyjątkiem pomieszczeń zlokalizowanych w piwnicy
 - Miejsca przejść instalacji hydrantowej należy doprowadzić do stanu pierwotnego z odtworzeniem moliatury ścian, podłóg i sufitów
 - Odtworzeniu podlega również posadzka wraz z warstwami wykończeniowymi w postaci wykładzin typu tarkett

ZAKŁAD GOSPODARKI MIESZKANOWEJ Sp. z o.o.

ul. Gen. Karola Świerczewskiego 46, 58-370 Boguszków-Gorce

tel. 74/ 844-94-11, 74/844-94-12, fax 74/ 844-94-69

Nazwa zadania:

Budowa instalacji hydrantowej w budynku Publicznej Szkoły Podstawowej nr 6 przy ul. Kopernika 7 w Boguszkowie Górcach

Inwestor:

Gmina Boguszków-Gorce
Plac Odrodzenia 1
58-370 Boguszków-Gorce

BRANŻA:

PROJEKTANT:

mgr inż. Ewa Agata Nowok

135/02/DUW

Podpis:

SPRACOWZAJĄCY:

mgr inż. Poweł Sznojder

384/D05/09

Podpis:

NAZWA RYSUNKU

RZUT PARTERU – INSTALACJA HYDRANTOWA

Data:

05.2015r.

Stadium:

PB

Skala:

1:100

Nr rysunku:

2

Zastrzeżenie: Należy pamiętać, że rysunek nie jest w całości lub w części przeznaczony, uzupełniony lub ostateczny, bez pisemnej zgody firmy projektowej.