


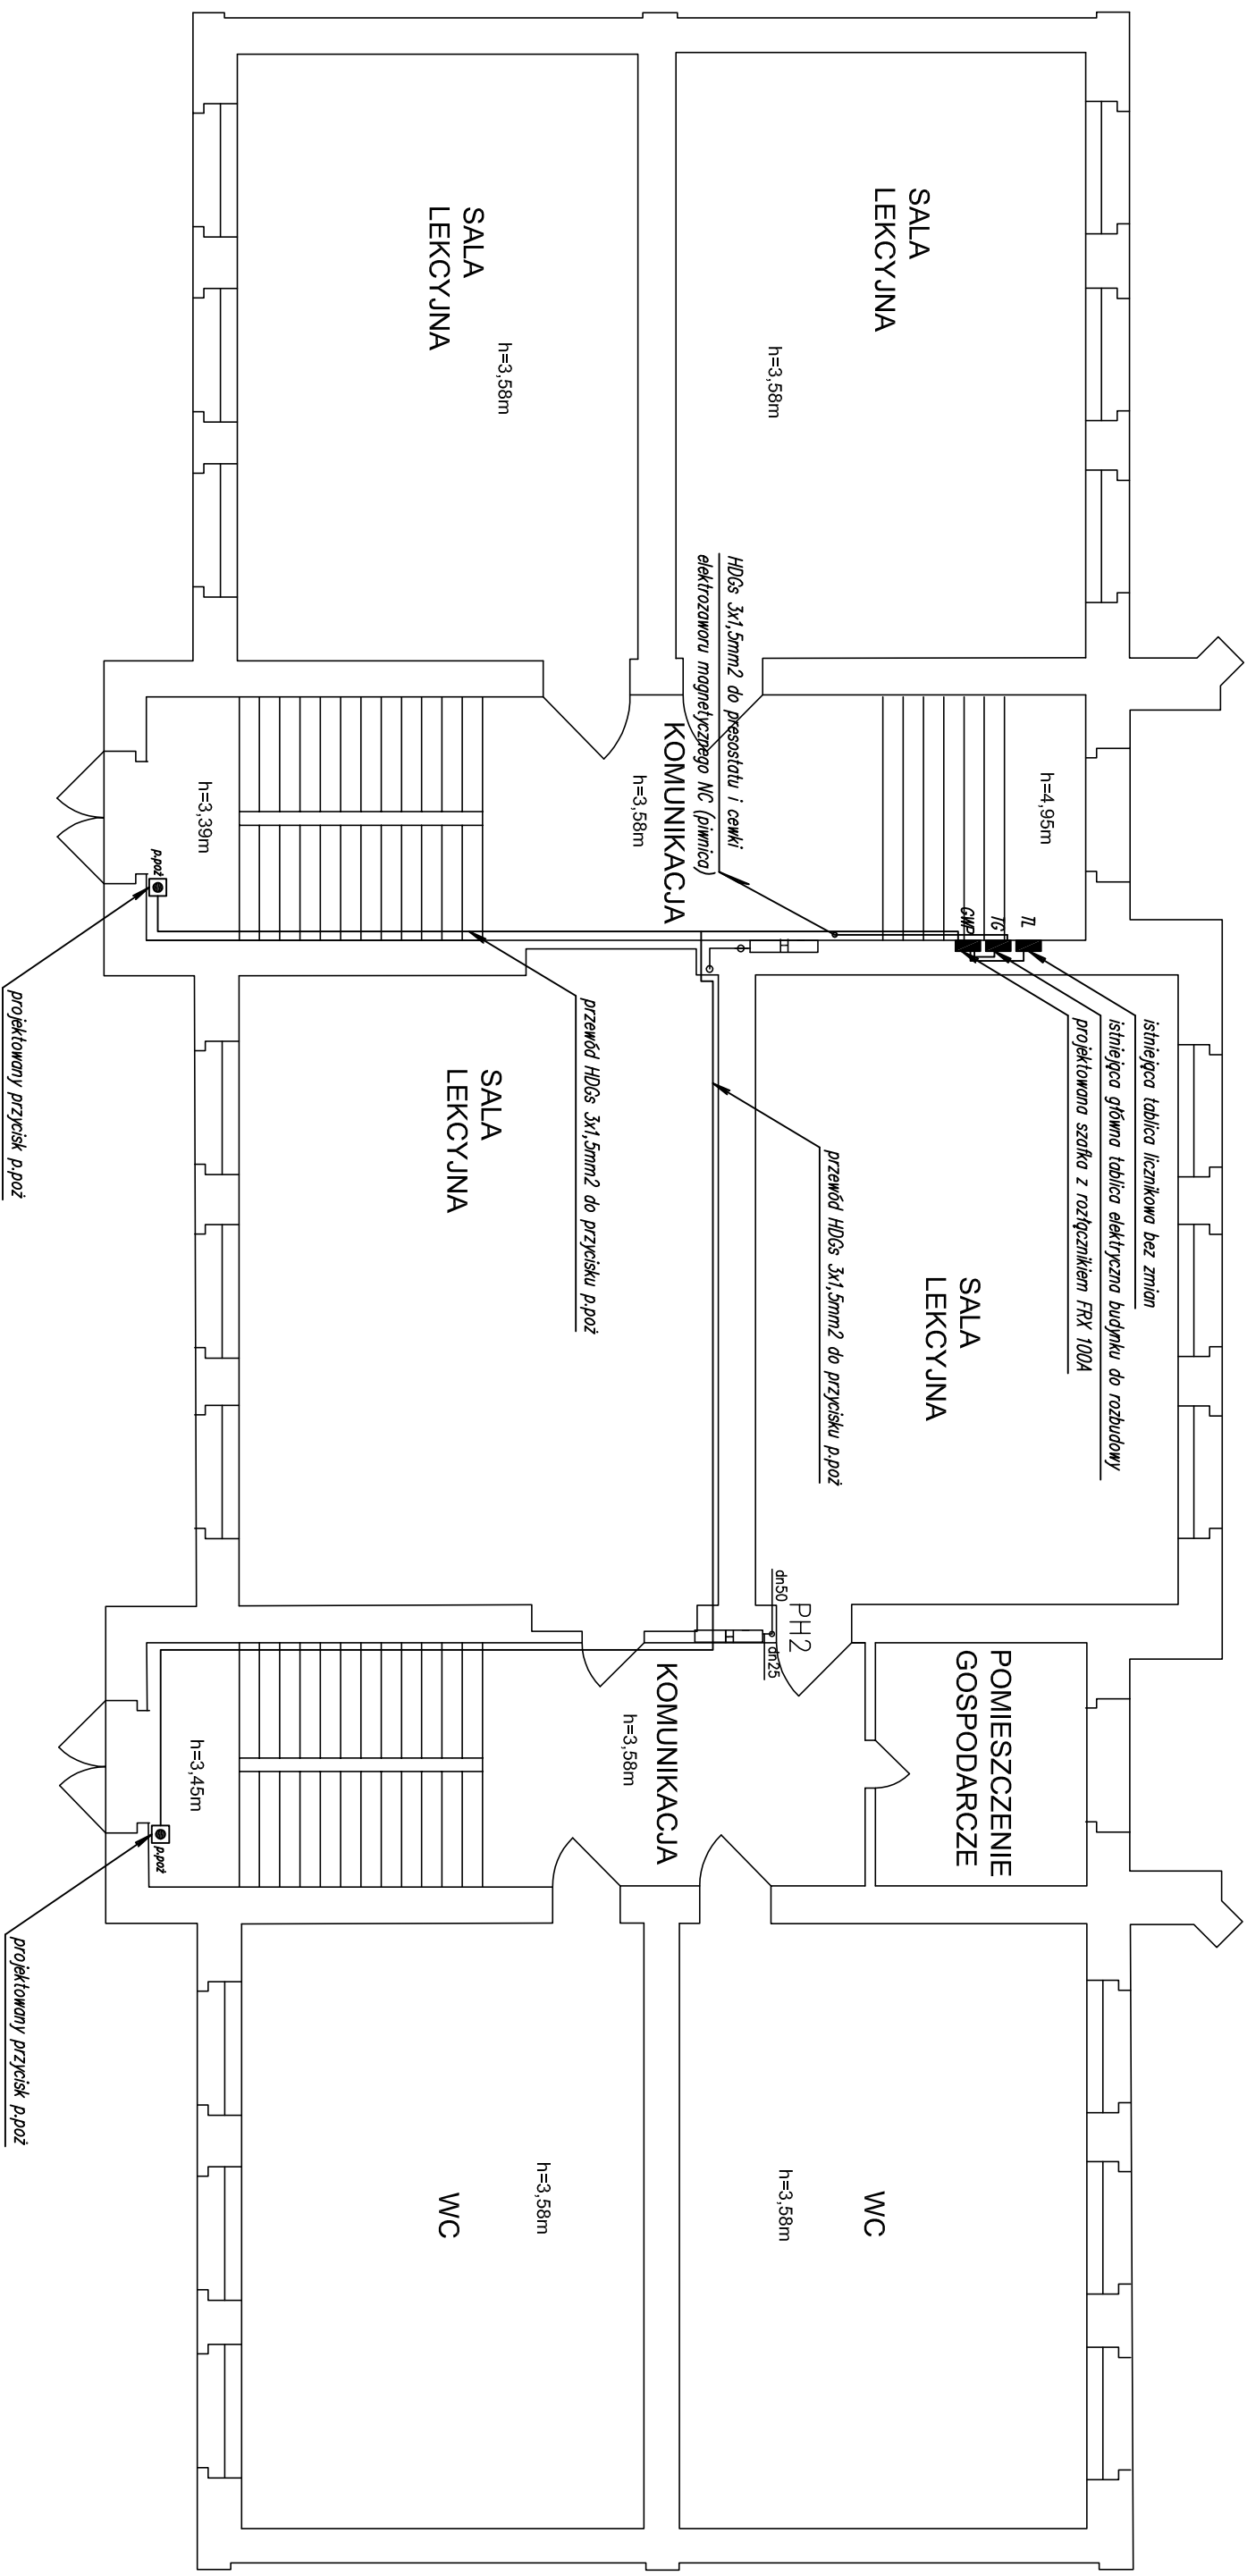

			
ZAKŁAD GOSPODARKI MIESZKANIOWEJ Sp. z o.o. ul. Gen. Karola Świerczewskiego 46, 58-370 Boguszków-Gorce tel. 74/ 844-94-11, 74/844-94-12, fax 74/ 844-94-69			
Nazwa zadanie: Budowa instalacji hydronotowej w budynku administracji publicznej tj. w Zespole Szkolno Przedшкоlnym w Boguszkowie-Gorcach przy ul. Szkolnej 4		Investor: Gmina Boguszków-Gorce Plac Odrodzenia 1 58-370 Boguszków-Gorce	
BRANŻA: instalacje elektryczne			
PROJEKTANT: mgr inż. Przemysław Jaromin		Podpis:	
SPRACOWUJĄCY: mgr inż. Adam Hołysz		NBGP- V 7342/3/20/96 Podpis:	
NAMAZNA RYSUNKU			
RZUT PARTERU – INSTALACJA ELEKTRYCZNA			
Data: 05.2015r.	Studium: PB	Skala: 1:100	Nr rysunku: 2/IE
Zastrzeżenie: niniejsze rysunki wydrukowane z Urzędu o prawie autorskim, rysunek niniejszy nie może być w całości lub w części przedrukowywany, kopiowany lub oddawany komukolwiek, bez pisemnej zgody firmy projektowej.			