


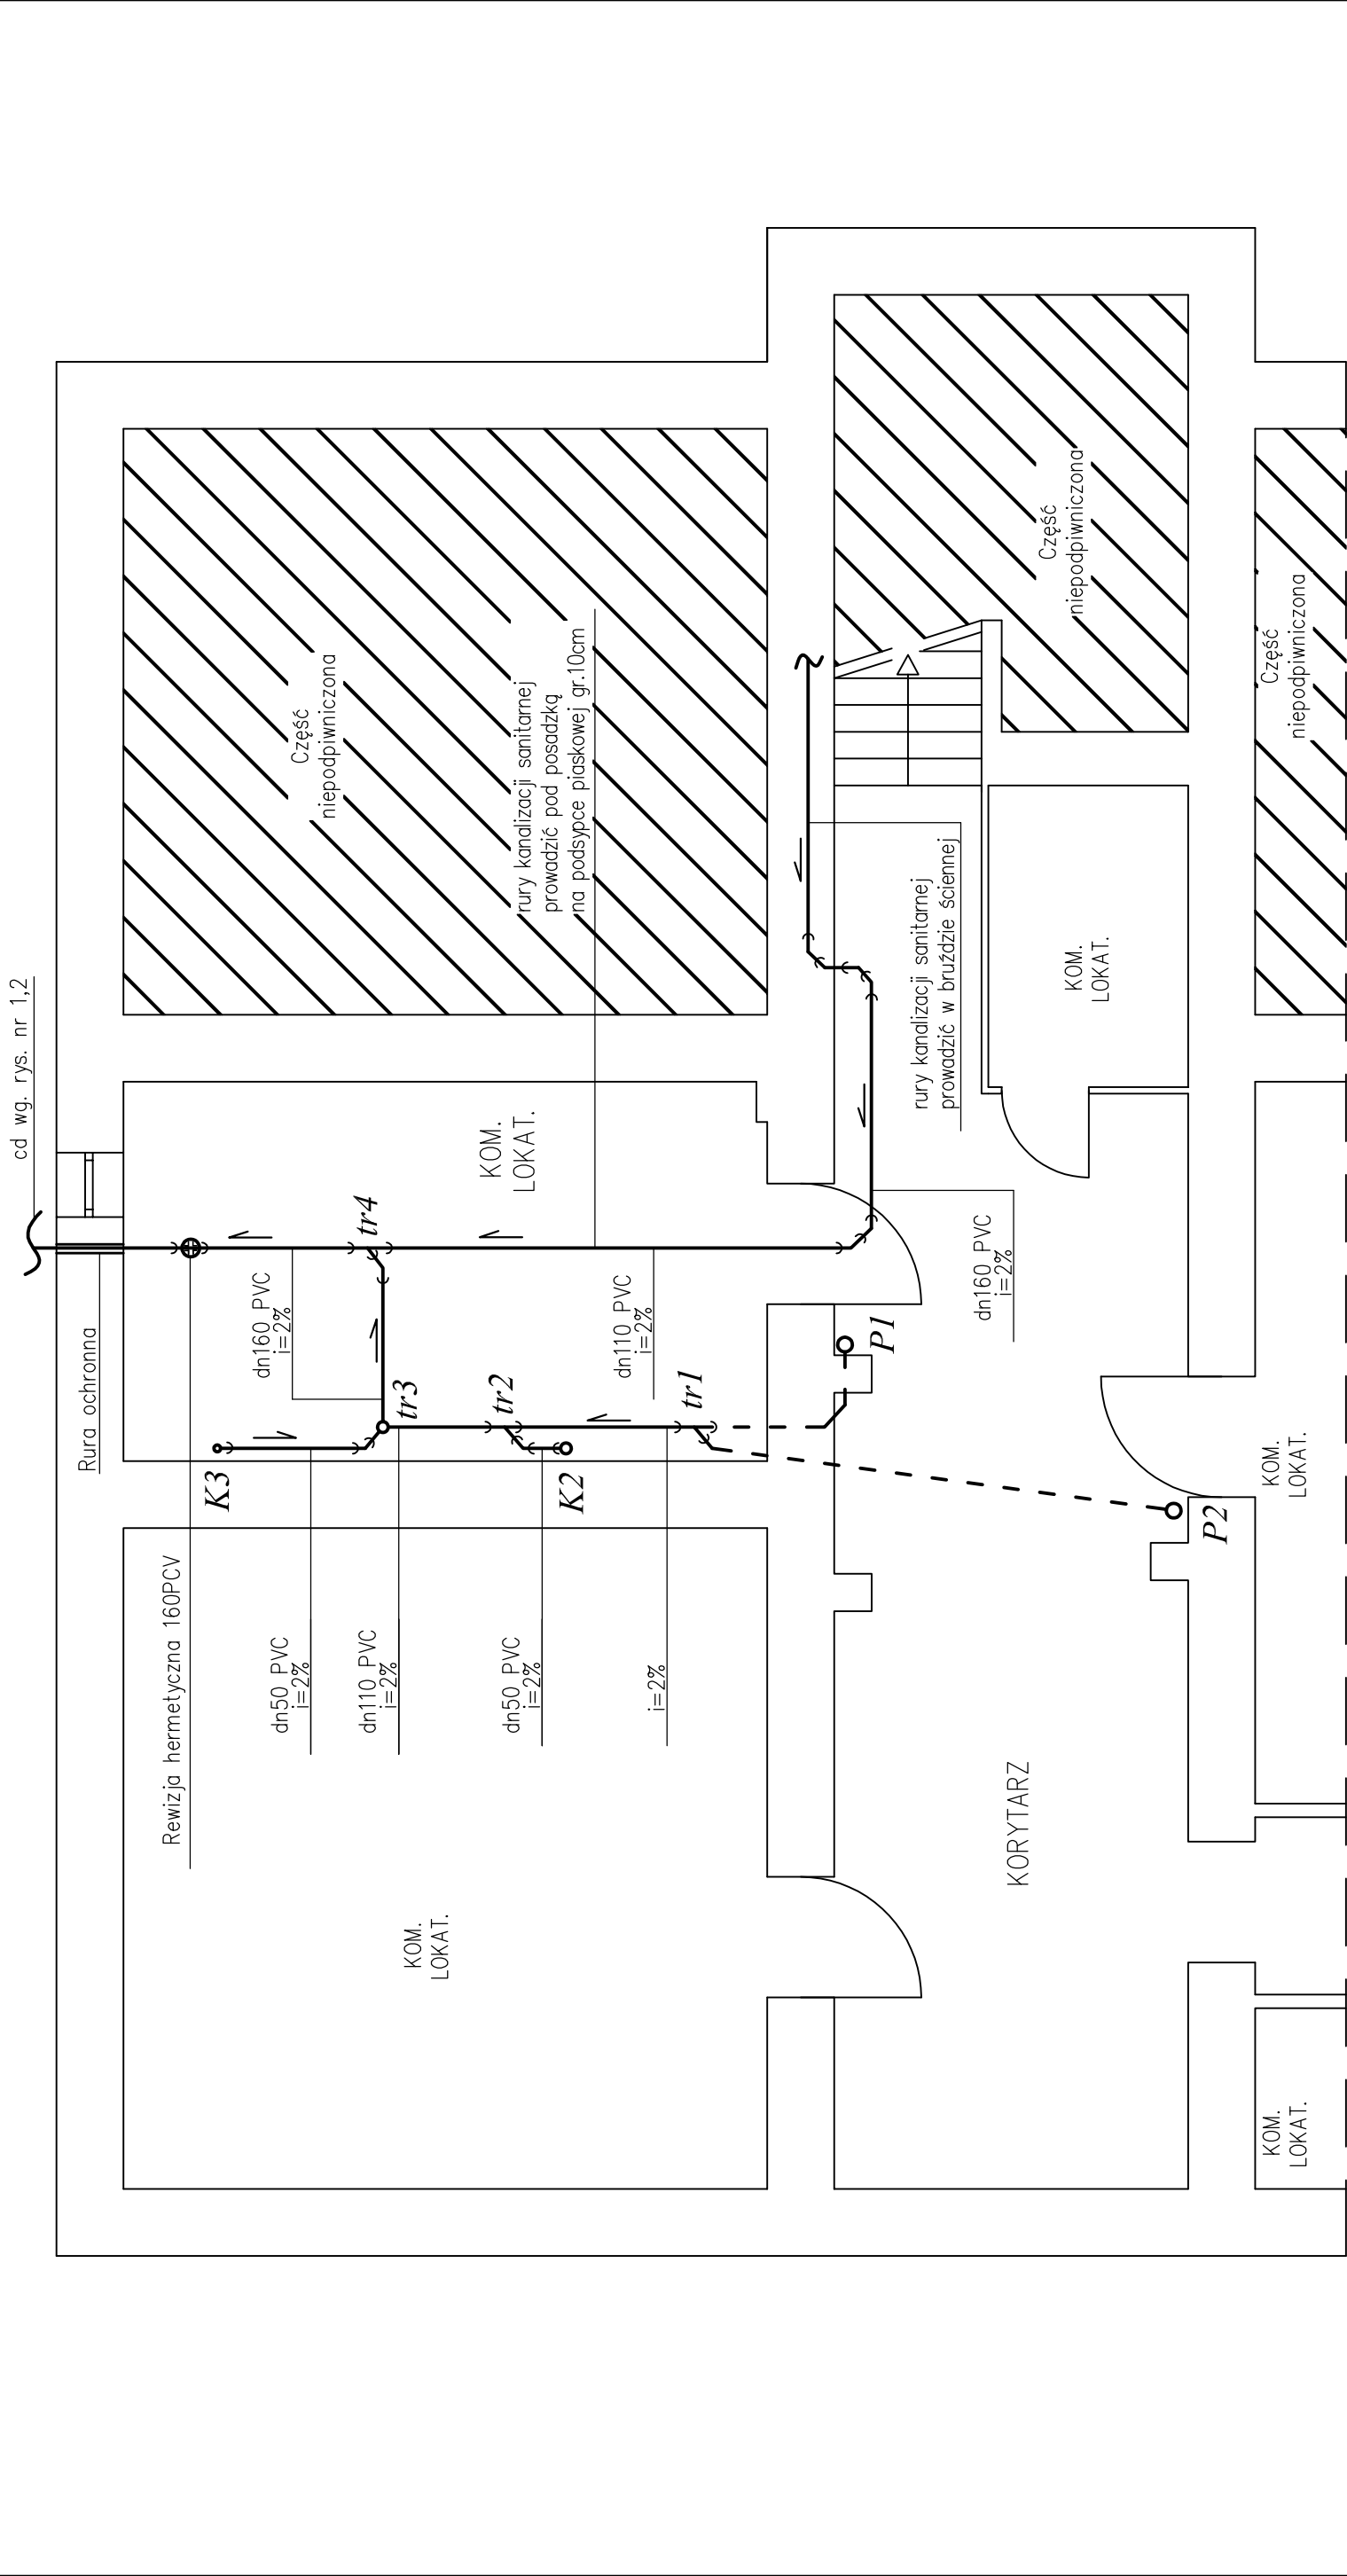

LEGENDA:

- proj. kanalizacja sanitarna
- - - istn. kanalizacja sanitarna 110PVC nie objęta opracowaniem
- P2** ist. piony kanalizacji sanitarnej

UWAGA:

- Instalację kanalizacji sanitarnej należy wykonać z rur PVC i prowadzić ze spadkiem min. 2% w kierunku wyjścia ścieków z budynku.
- Przewody pionowe kanalizacji sanitarnej prowadzić po ścianie piwnicy .
- Przewody poziome kanalizacji sanitarnej prowadzić pod posadzką na podsypce piaskowej gr 10cm.
- Przewody kanalizacyjne prowadzone po ścianie i pod stropem mocować do przegród budowlanych za pomocą uchwytyów,
- Przy przejściu przez przegrody budowlane należy zastosować rury ochronne.
- Przed wyjściem ścieków z budynku na poziomym odcinku kanalizacji sanitarnej w komórce lokatorskiej należy zamontować rewizję hermeticzną 160PVC.

Biuro projektów i usług inwestycyjnych INSTAL STD 58-302 wałbrzych ul. Parkowa 23/1, tel. 501 292 469 Biuro: ul. wysockiego 28 pok.23, 58-304 wałbrzych			
Projektant:	mgr inż. Sylwia Tchorowska	124/DOŚ/06	
Asystent:	mgr inż. Jolanta Jęczkowska		
Temat:	"Budowa przyłącza kanalizacji sanitarnej wraz z przebudową instalacji kanalizacji sanitarnej na poziomie piwnic dla budynku mieszkalnego zlokalizowanego przy ul. Wesołowskiego–Masalskiego 6 w Boguszowie–Gorcach" dz. nr 237 obręb nr 2 Gorce		
Inwestor:	Gmina Miasto Boguszów–Gorce Pl. Odrodzenia 1, 58–370 Boguszów–Gorce		
Tytuł rys.:	RZUT PIWNICY – INSTALACJA KANALIZACJI SANITARNEJ		
Data: 05.2015		Stadium: PB	Skala: 1:50
		Nr rys.: 4	