


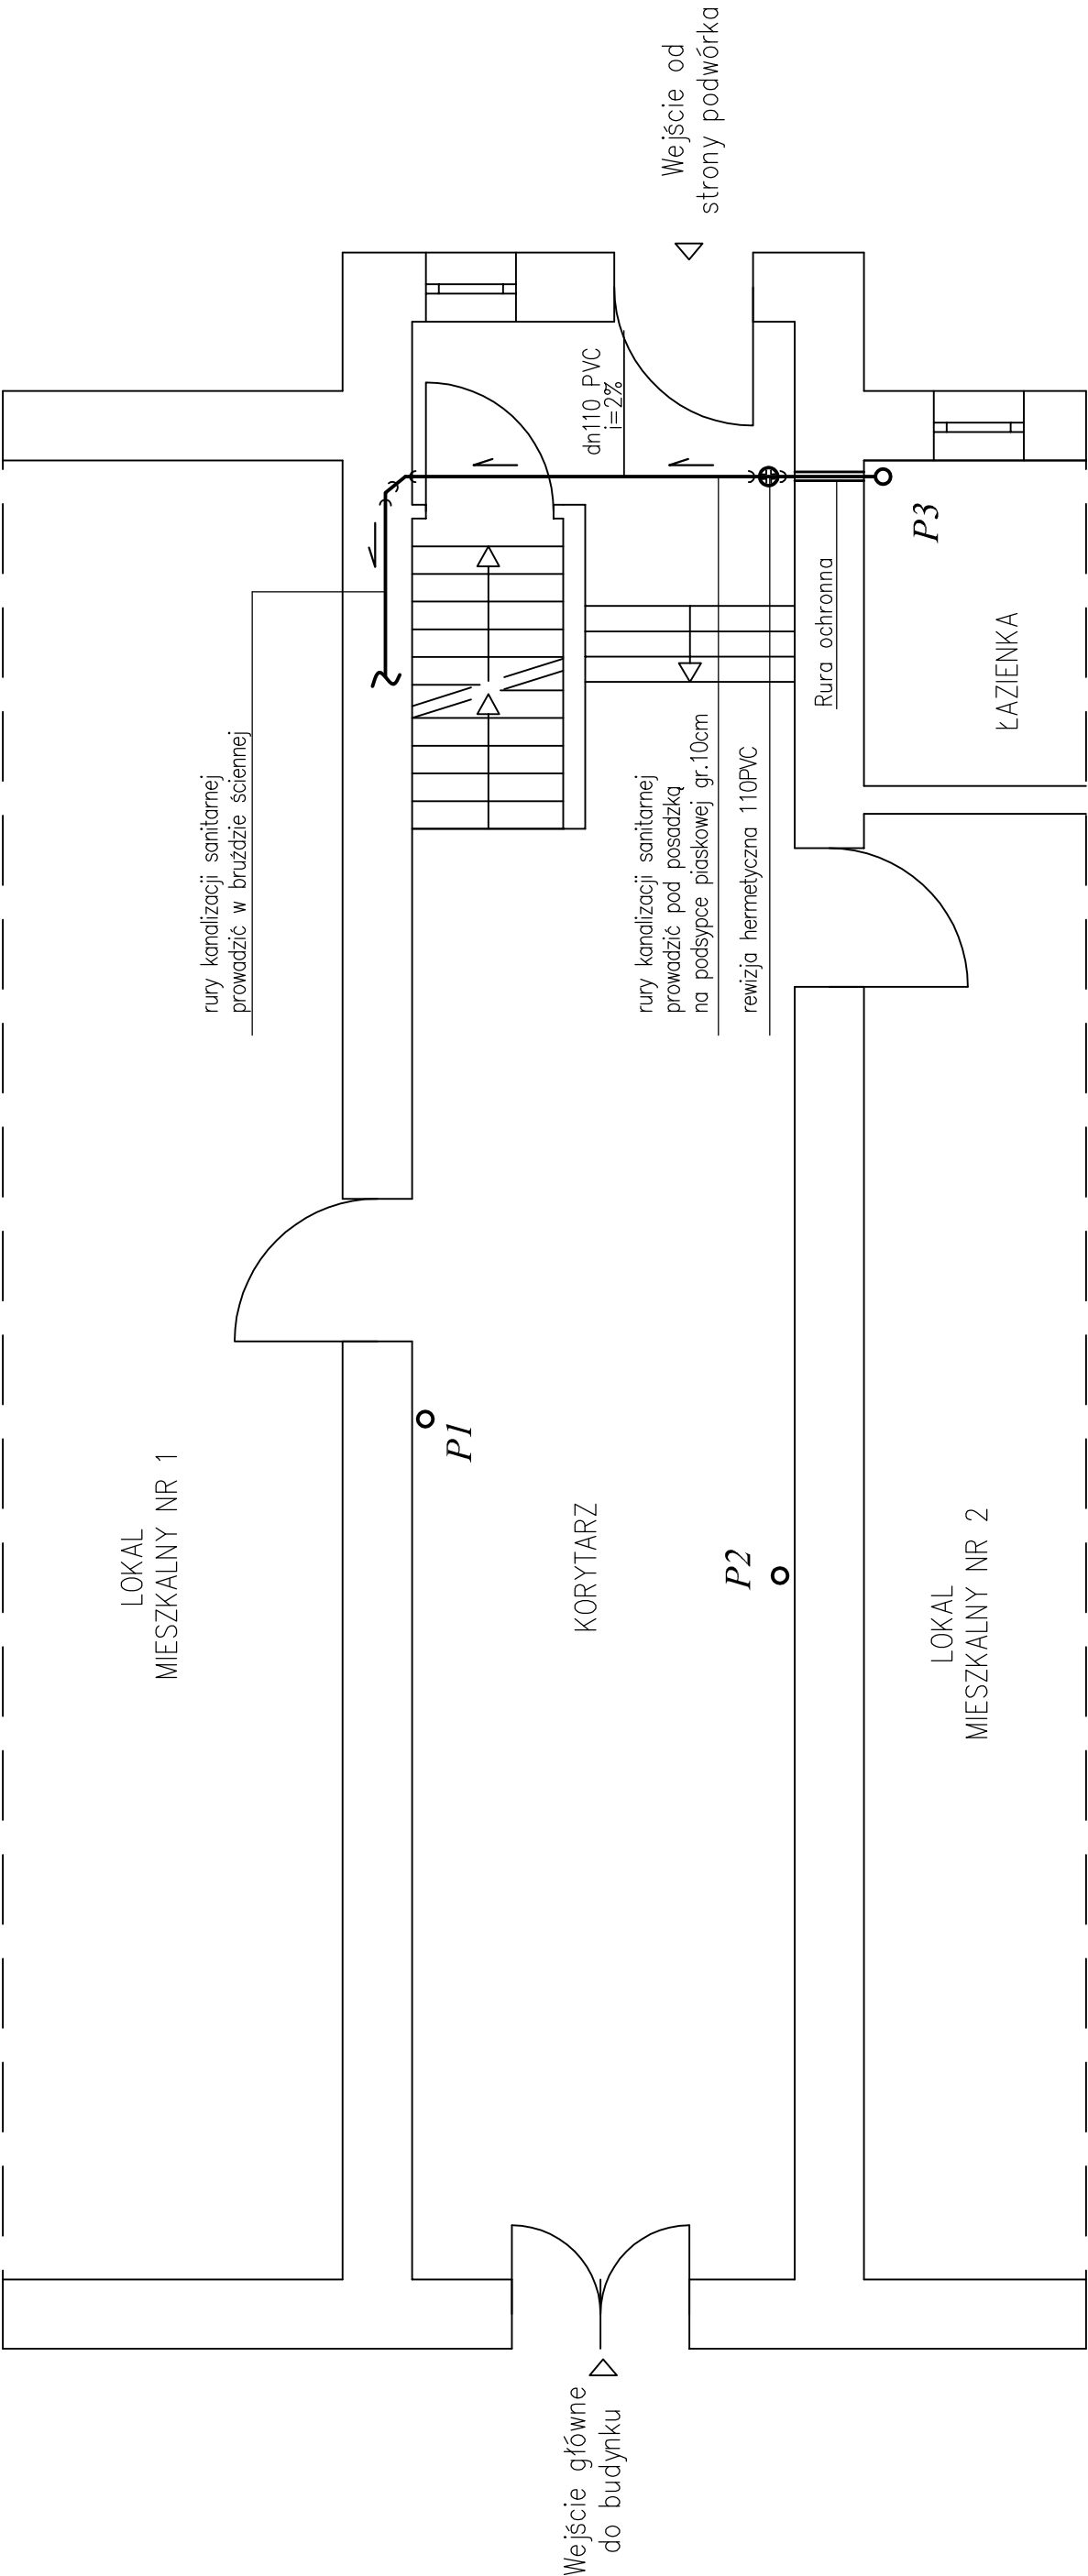

LEGENDA:

— proj. kanalizacja sanitarna

P2 ist. pionowy kanalizacji sanitarnej

- UWAGA:
- Instalację kanalizacji sanitarnej należy wykonać z rur PVC i prowadzić ze spadkiem min. 2% w kierunku wyjścia ścieków z budynku.
 - Przewody pionowe kanalizacji sanitarnej prowadzić po ścianie piwnicy .
 - Przewody poziome kanalizacji sanitarnej prowadzić pod posadzką na podsypce piaskowej gr 10cm.
 - Przewody kanalizacyjne prowadzone po ścianie i pod stropem mocować do przegród budowlanych za pomocą uchwytów,
 - Przy przejściu przez przegrody budowlane należy zastosować rury ochronne.
 - Na pionowym odcinku kanalizacji sanitarnej należy zamontować redukcję 110/160PVC oraz rewizję 160PVC
 - Przed wyjściem ścieków z budynku na poziomym odcinku kanalizacji sanitarnej w komórce lokatorskiej należy zamontować rewizję hermetyczną 160PVC.
 - Z uwagi na fakt, iż żaden z pionów nie posiada wentylacji należy wyprowadzić przynajmniej jeden pion ponad dach budynku na wysokość 60cm i zakończyć rurą wywiewną 160/110PVC. Dopuszcza się wyprowadzenie ponad dach jednego pionu a na drugim montaż zaworu napowietrzającego dn110 HypAir Balance.
 - Z uwagi na długie podejście sanitarne z lokalu M2 zaleca się wykonać jego wentylację. Rurę wentylacyjną prowadzić w bruzdzie ściennej i 40cm pod stropem pomieszczenia zakończyć zaworem napowietrzającym dn50 HypAir Balance. Na bruzdzie ściennej zamontować kratkę wentylacyjną o wym. 15x15cm.

Biuro projektów i usług inwestycyjnych INSTAL STD 58-302 wałbrzych ul. Parkowa 23/1, tel. 501 292 469 Biuro: ul. wysockiego 28 pok.23, 58-304 wałbrzych			
Projektant:	mgr inż. Sylwia Tchorowska	124/DOŚ/06	Data: 05.2015
Asystent:	mgr inż. Jolanta Jęczkowska		
Temat:	"Budowa przyłącza kanalizacji sanitarnej wraz przebudową instalacji kanalizacji sanitarnej na poziomie piwnic dla budynku mieszkalnego zlokalizowanego przy ul. Wesołowskiego–Masalskiego 6 w Boguszowie–Gorcach" dz. nr 237 obręb nr 2 Gorce		
Inwestor:	Gmina Miasto Boguszów–Gorce Pl. Odrodzenia 1, 58–370 Boguszów–Gorce		
Tytuł rys.:	RZUT PARTERU – INSTALACJA KANALIZACJI SANITARNEJ		
			Stadium: PW
			Skala: 1:50
			Nr rys.: 3